



### LEGENDA:

- KS 1 • Piony instalacji kanalizacji sanitarnej
- KD 2" • Piony instalacji kanalizacji deszczowej
- WD1 • Wpust dachowy

WD1	- wpust dachowy z przykręcanym kolnierzem, ogrzewany, DN100, z pierścieniem ze stali nierdzewnej do zamocowania polimerowych uszczelnień dachowych
WD2	- wpust dachowy, ogrzewany, DN100, korpus z fabrycznie przymocowanym mankietem bitumicznym, 500x500 mm, grubość 5 mm z pierścieniem ze stali nierdzewnej
WD3	- wpust dachowy z przykręcanym kolnierzem, ogrzewany, Dn100, z pierścieniem ze stali nierdzewnej do zamocowania polimerowych uszczelnień dachowych
WD4	- wpust dachowy z przykręcanym kolnierzem, ogrzewany, DN100, z pierścieniem ze stali nierdzewnej do zamocowania polimerowych uszczelnień dachowych
WD5	- wpust dachowy z przykręcanym kolnierzem, ogrzewany, DN100, z pierścieniem ze stali nierdzewnej do zamocowania polimerowych uszczelnień dachowych

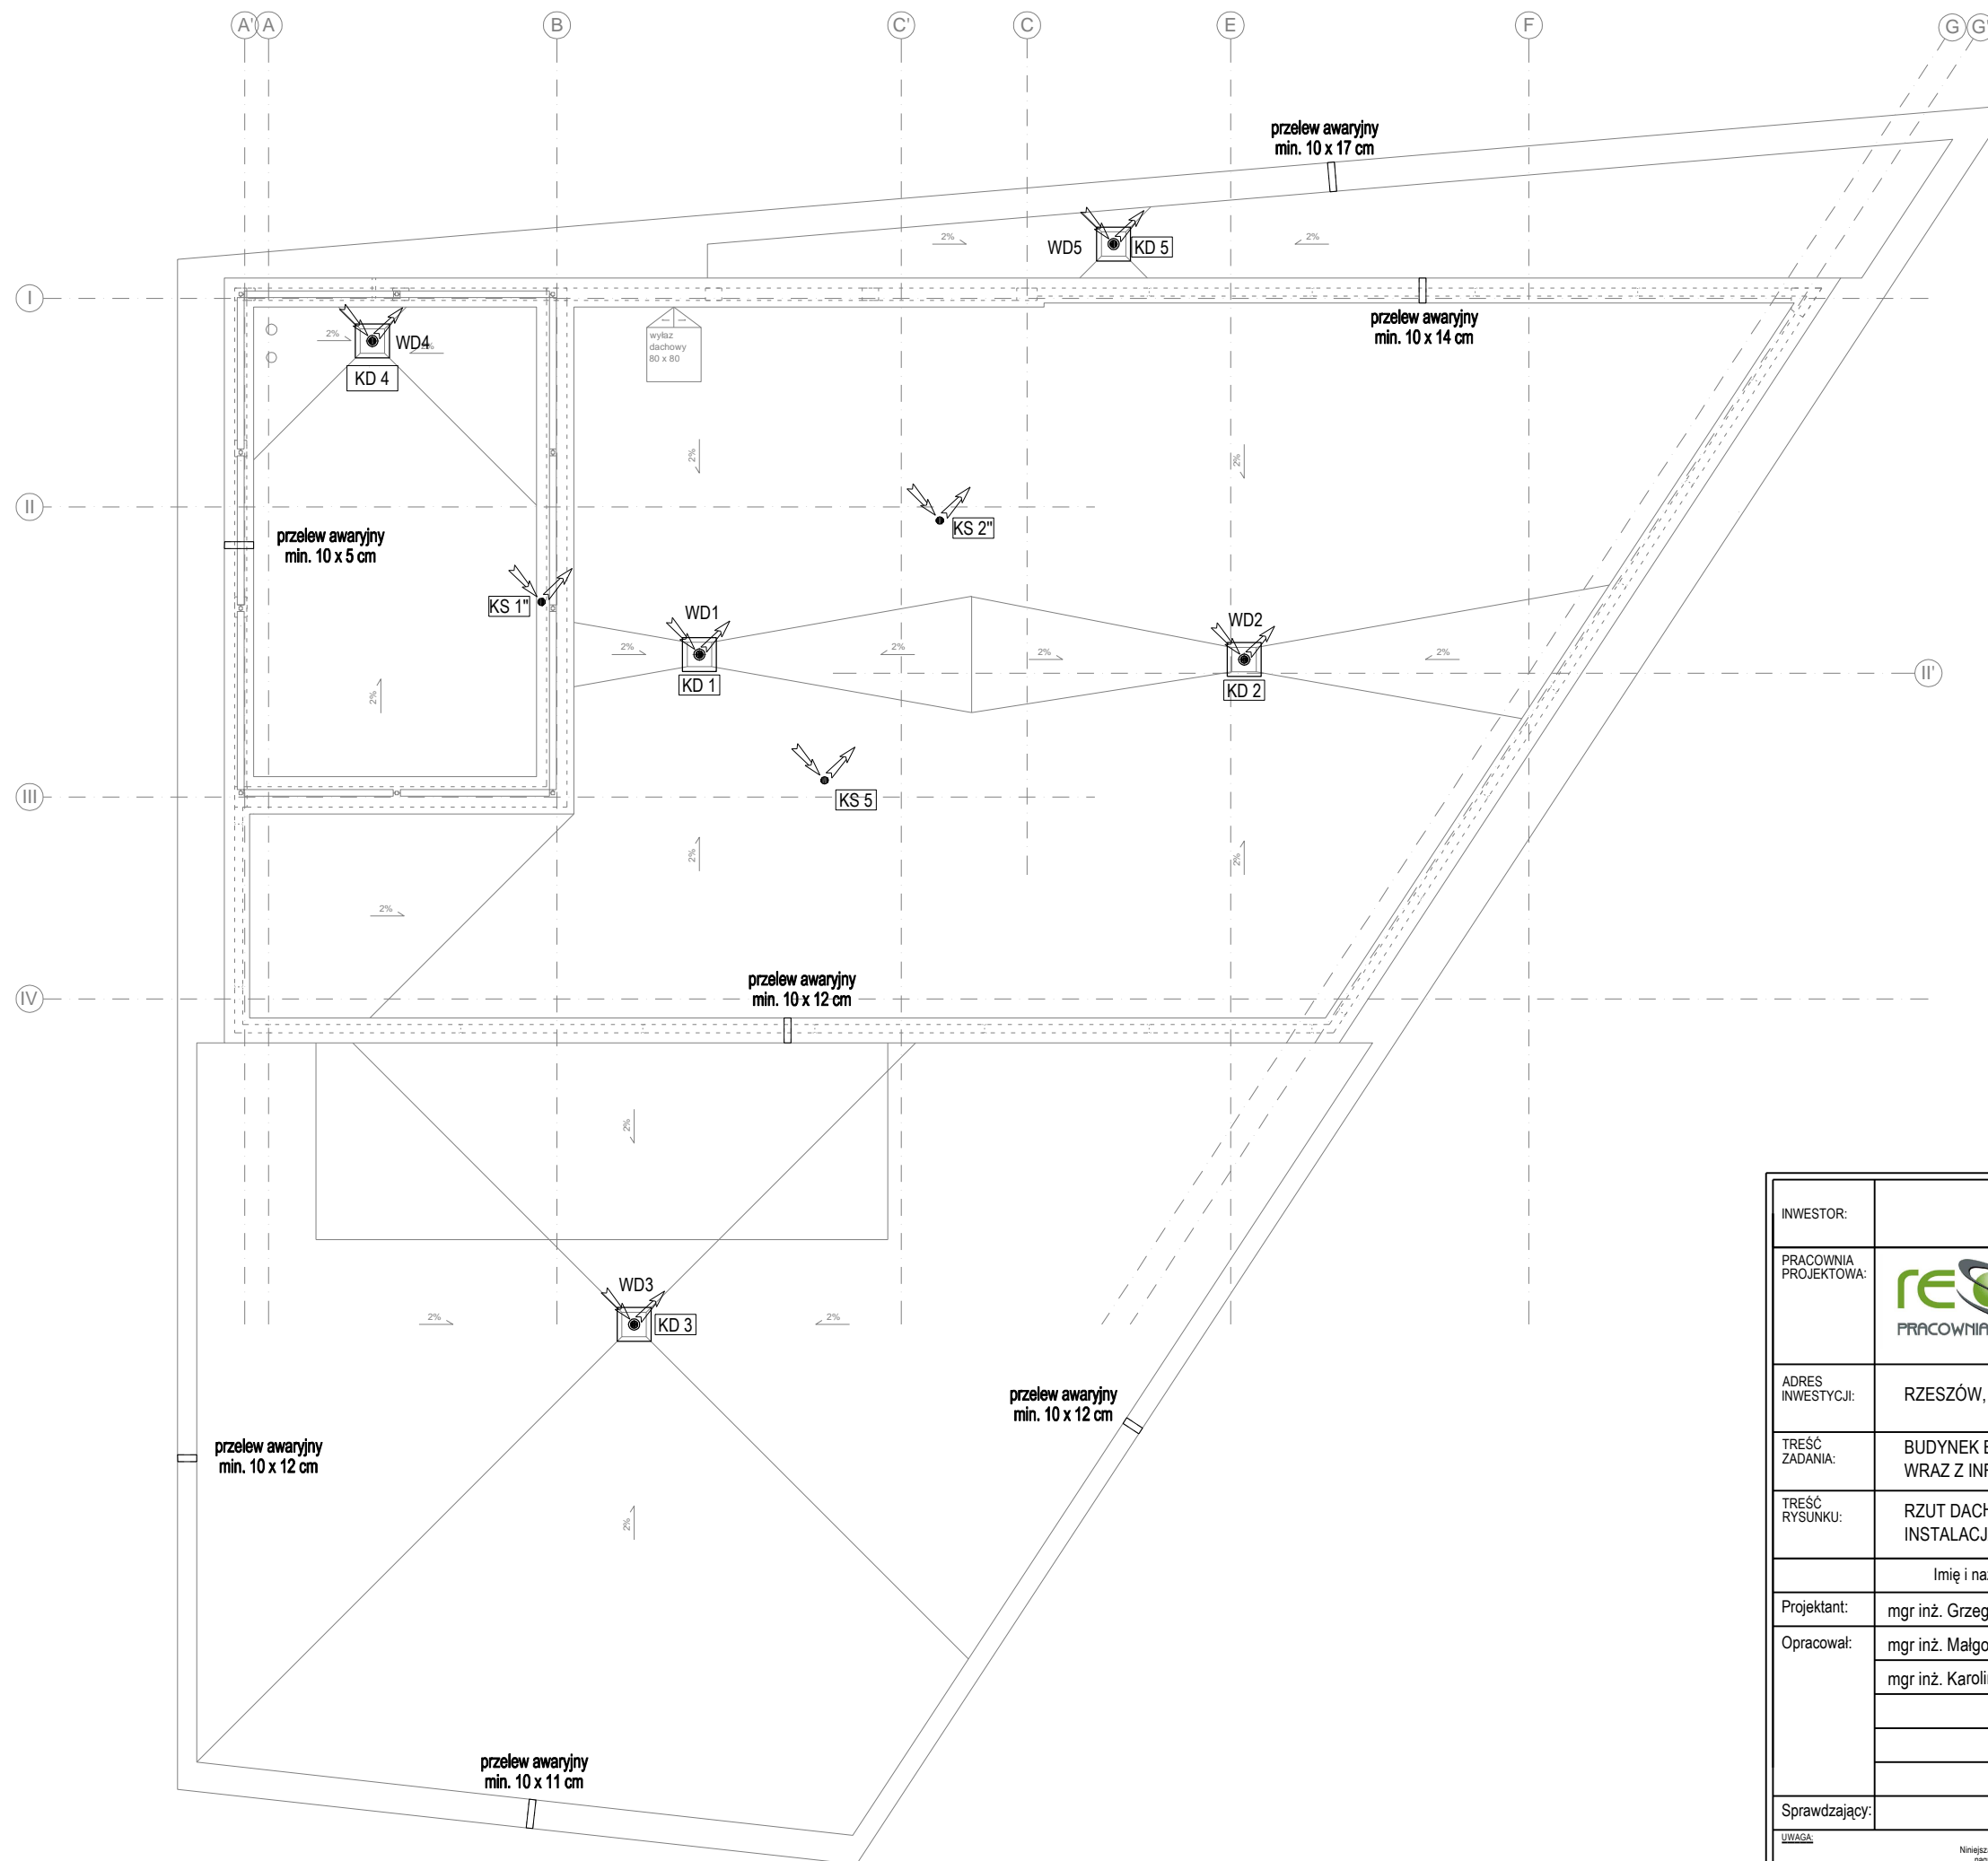

INWESTOR:	<b>SIGNUM SP. Z O.O.</b> Łańcut 37-100, ul. Podzwierzyniec 29		
PRACOWNIA PROJEKTOWA:	 <b>RESAN sp. z o.o. sp. k.</b> ul. PARTYZANTÓW 1a/302, 35-242 RZESZÓW tel. 17 852 52 52; fax 17 787 72 32 e-mail: biuro@resan.rzeszow.pl www.resan.rzeszow.pl		
ADRES INWESTYCJI:	RZESZÓW, UL. WIOŚLARSKA dz. nr ew. 2214 obr. 216 Słomieskie		
TREŚĆ ZADANIA:	BUDYNEK BIUROWO-USŁUGOWY (USŁUGI BADAWCZO-ROZWOJOWE) WRAZ Z INFRASTRUKTURĄ TECHNICZNĄ		
TREŚĆ RYSUNKU:	RZUT DACHU INSTALACJA WOD.-KAN.		FAZA: Projekt wykonawczy
	Imię i nazwisko	Nr upr.	Podpis:
Projektant:	mgr inż. Grzegorz Rechtoń	PDK/0071/PWOS/06	BRANŻA: SANITARNA
Opracował:	mgr inż. Małgorzata Świeca mgr inż. Karolina Kaczewska-Buczak		DATA: Styczeń 2017
			SKALA: 1:100
Sprawdzający:			NR RYS: WK-05
UWAGA: <small>Niniejsza dokumentacja ani żadna jej część nie może być powielana ani rozpowszechniana za pomocą urządzeń elektronicznych, kopiujących, nagrywających i innych bez wyrażonej zgody właściciela praw autorskich: Biura projektowego RESAN sp. z o.o. sp. k. (Dz.U. 24/194, poz.83, art. 115-118)</small>			